


RZUT PARTERU
SKALA 1:100

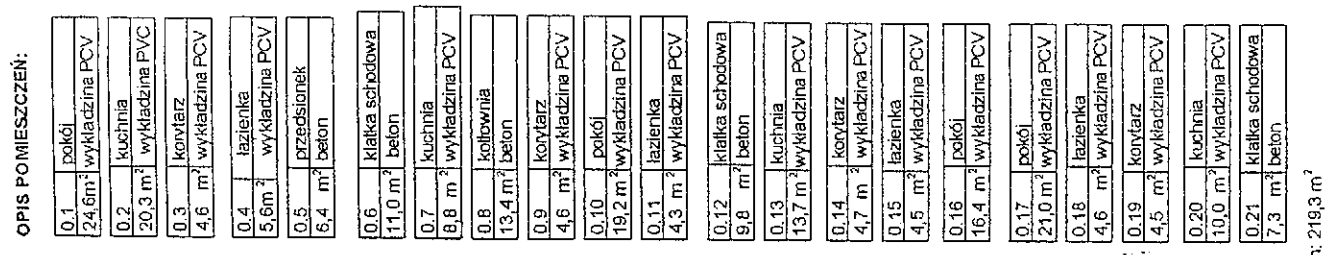

Spółdzielnia
PROJEKTANT
mgr inż. Krzysztof Dąbierz
Uprawnienia bez ograniczeń
w specjalności instalacyjnej
w zakresie sieci i inst. sanitarnych
Nr ewid. KUP/0147/P00.S08

Nazwa rys.	Rzut parteru - instalacje c.o.
Obiekt	Przebudowa i nadbudowa pomieszczeń stychowych istniejącego budynku mieszkalnego wraz ze zmianą sposobu użytkowania na cele mieszkalne
Adres	88-320 Szulzino, ul. Michalska 55 Gmina Szulzino, ul. Mickiewicza 2
Inwestor	Gmina Szulzino, ul. Mickiewicza 2
Projektant	88-320 Szulzino Tadeusz Osinski
Opracowanie	mgr inż. <i>[Signature]</i> Przemysław Klimaszewski
	Data 10.02.2012
	Skala 1:100
	Nrys. 7